



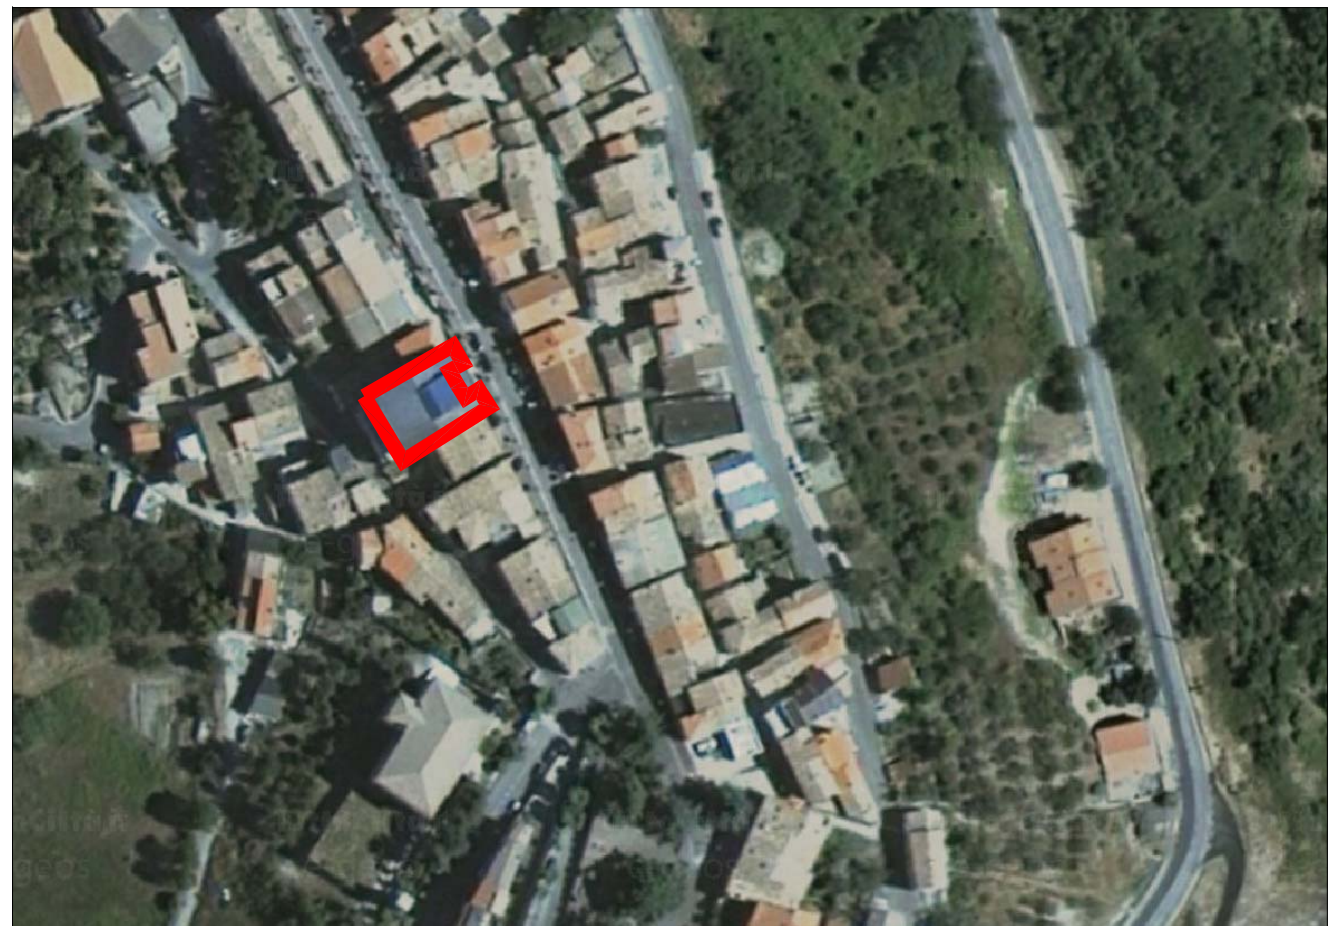


LOCALIZZAZIONE EDIFICIO PER LA REALIZZAZIONE DELL'IMPIANTO
(42°52'17,79"N - 14°34'51,29"E)

PIANTA COPERTURA - STATO DI FATTO

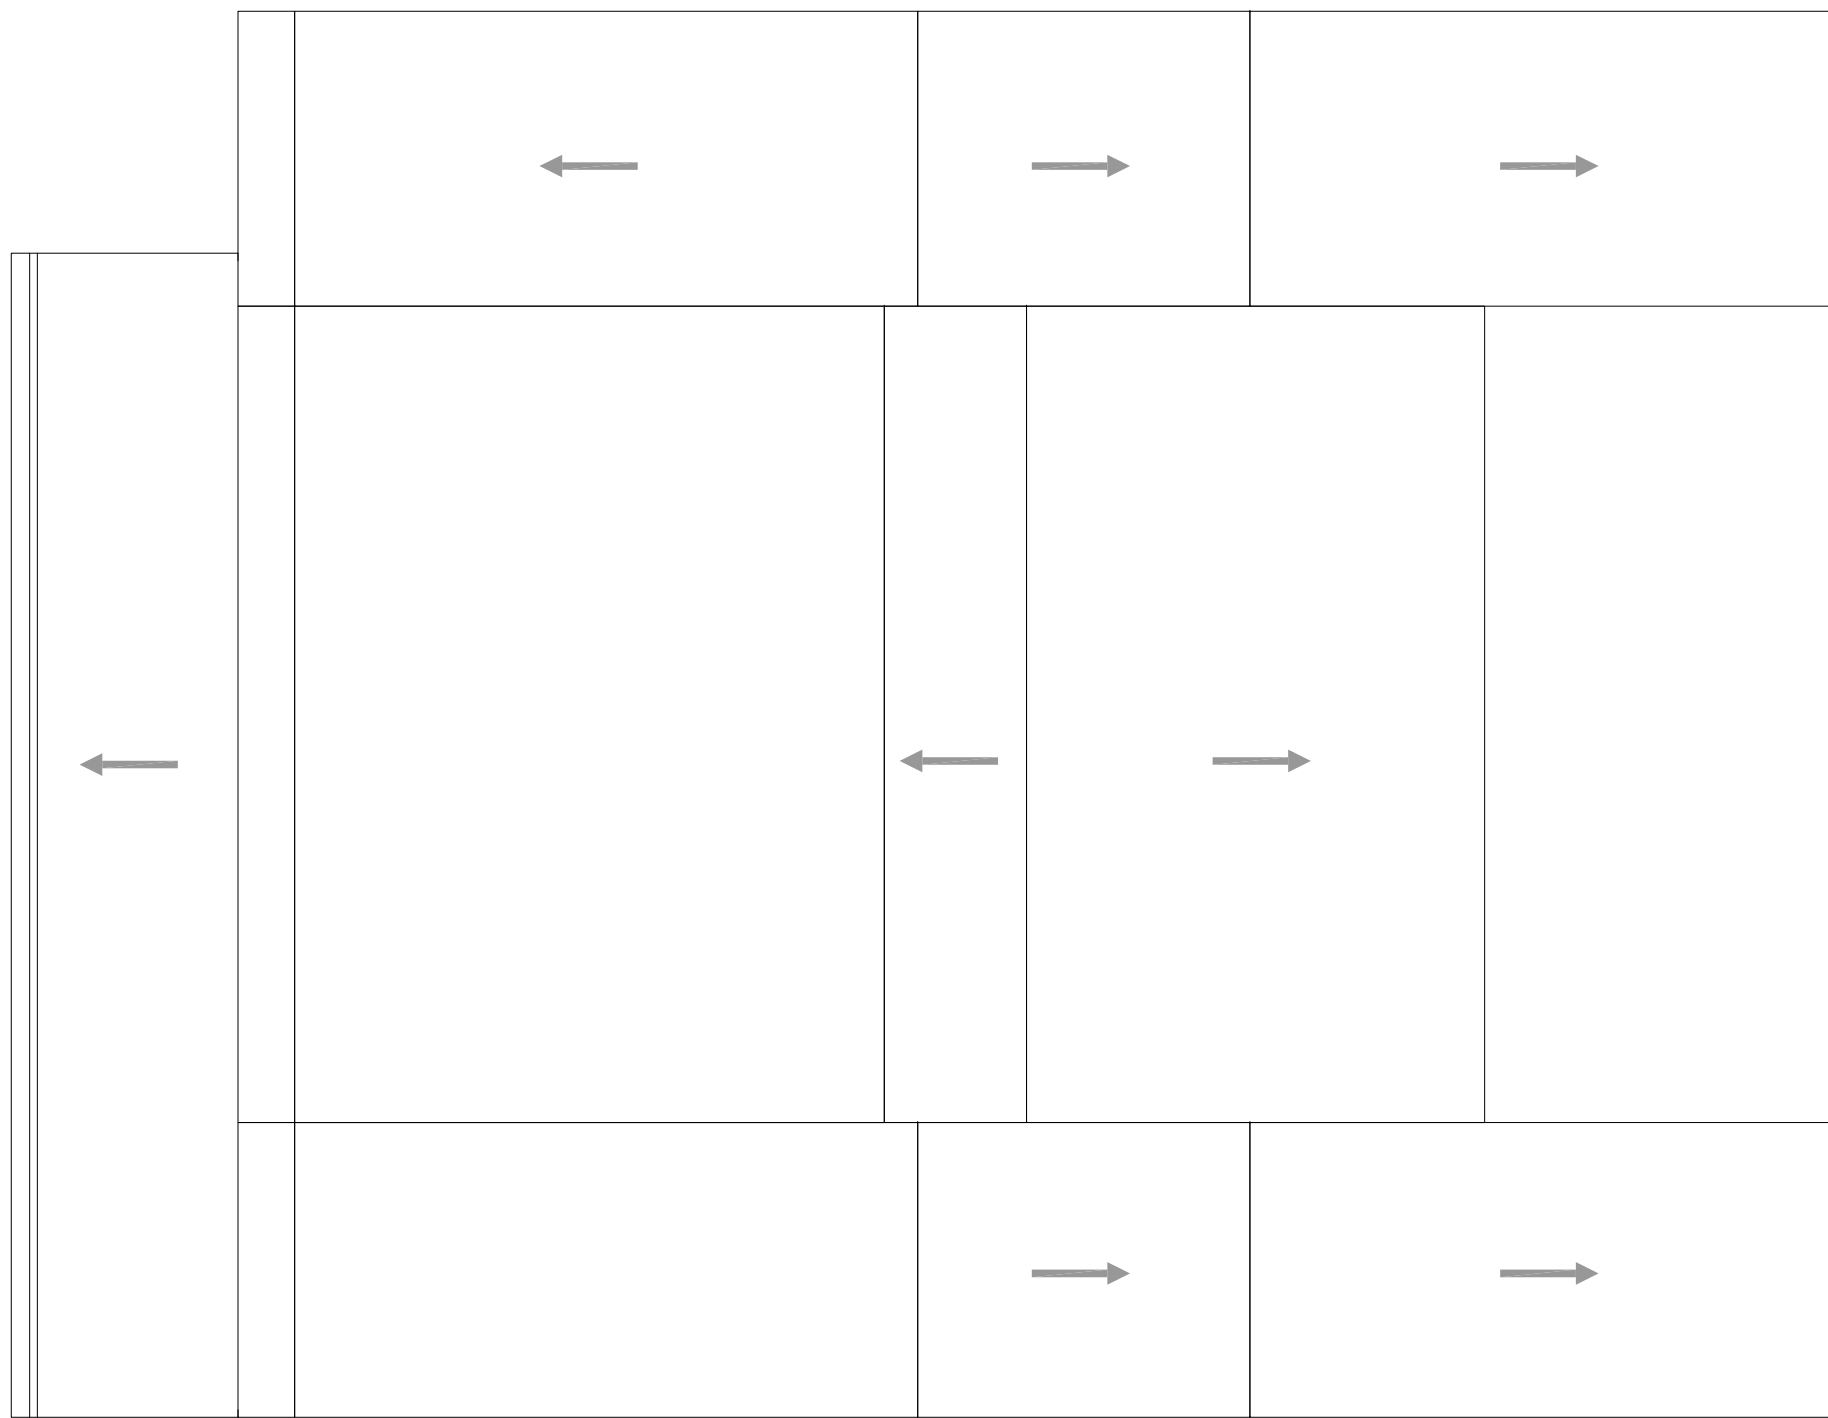

PROFILI IN ALLUMINIO - PENSILINA

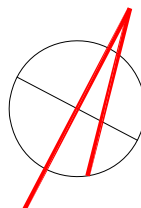

SCHEMA UNIFILARE IMPIANTO 13,44 KWP


PROFILI IN ALLUMINIO

TUBO TONDO		
Art.	Diam. esterno x Spess.	Lungh.
P322	T.T. Ø 66x1	2-4 mt.
P323	T.T. Ø 86x1	2-4 mt.
P324	T.T. Ø 106x1	2-4 mt.
P283	T.T. Ø 126x1	2-4 mt.
P311	T.T. Ø 142x1	2-4 mt.
P312	T.T. Ø 162x1	2-4 mt.
P284	T.T. Ø 182x1,2	2-4 mt.
P285	T.T. Ø 18x1,2	2-4 mt.
P286	T.T. Ø 20x1,2	2-4 mt.
P287	T.T. Ø 23x1,2	2-4 mt.
P288	T.T. Ø 26x1,2	2-4 mt.
P291	T.T. Ø 20x2	2-4 mt.
P293	T.T. Ø 25x2	2-4 mt.
P294	T.T. Ø 30x2	2-4 mt.
P346	T.T. Ø 35x2	2-4 mt.
P295	T.T. Ø 40x2	2-4 mt.
P347	T.T. Ø 45x2	3-6 mt.
P349	T.T. Ø 77x3	2-4 mt.
P480	T.T. Ø 48,2 5x3	3-6 mt.
P296	T.T. Ø 50x2	3-6 mt.
3003	T.T. Ø 85x2,5 con cave interne	2,7 mt.

TUBO RETTANGOLARE		
Art.	Base x Spess.	Lungh.
P259	T.R. 60x30x1,2	2-3-6 mt.
P261	T.R. 80x20x1,2	2-3-4-6 mt.
P262	T.R. 20x15x1,3	2-4 mt.
P264	T.R. 30x15x1,3	2-4 mt.
P265	T.R. 40x20x1,3	2-4 mt.
P266	T.R. 50x20x1,6	2,5-5 mt.
P341	T.R. 100x20x1,4	2-4 mt.
P348	T.R. 80x40x2	3-6 mt.


TUBO QUADRO		
Art.	Base x Spess.	Lungh.
P247	T.Q. 10x1,3	2-4 mt.
P248	T.Q. 15x1,3	2-4 mt.
P400	T.Q. 20x20x1	2-4 mt.
P249	T.Q. 20x1,3	2-4 mt.
P343	T.Q. 25x25x2	2-4 mt.
P307	T.Q. 30x30x2	2-4 mt.
P344	T.Q. 35x35x2	3-6 mt.
P345	T.Q. 40x40x2	3-6 mt.
P233	T.Q. 50x1,5	2,5-5 mt.
3001	T.Q. 65x2 con cave interne	2,7 mt.

PANNELLI SU TERRAZZO

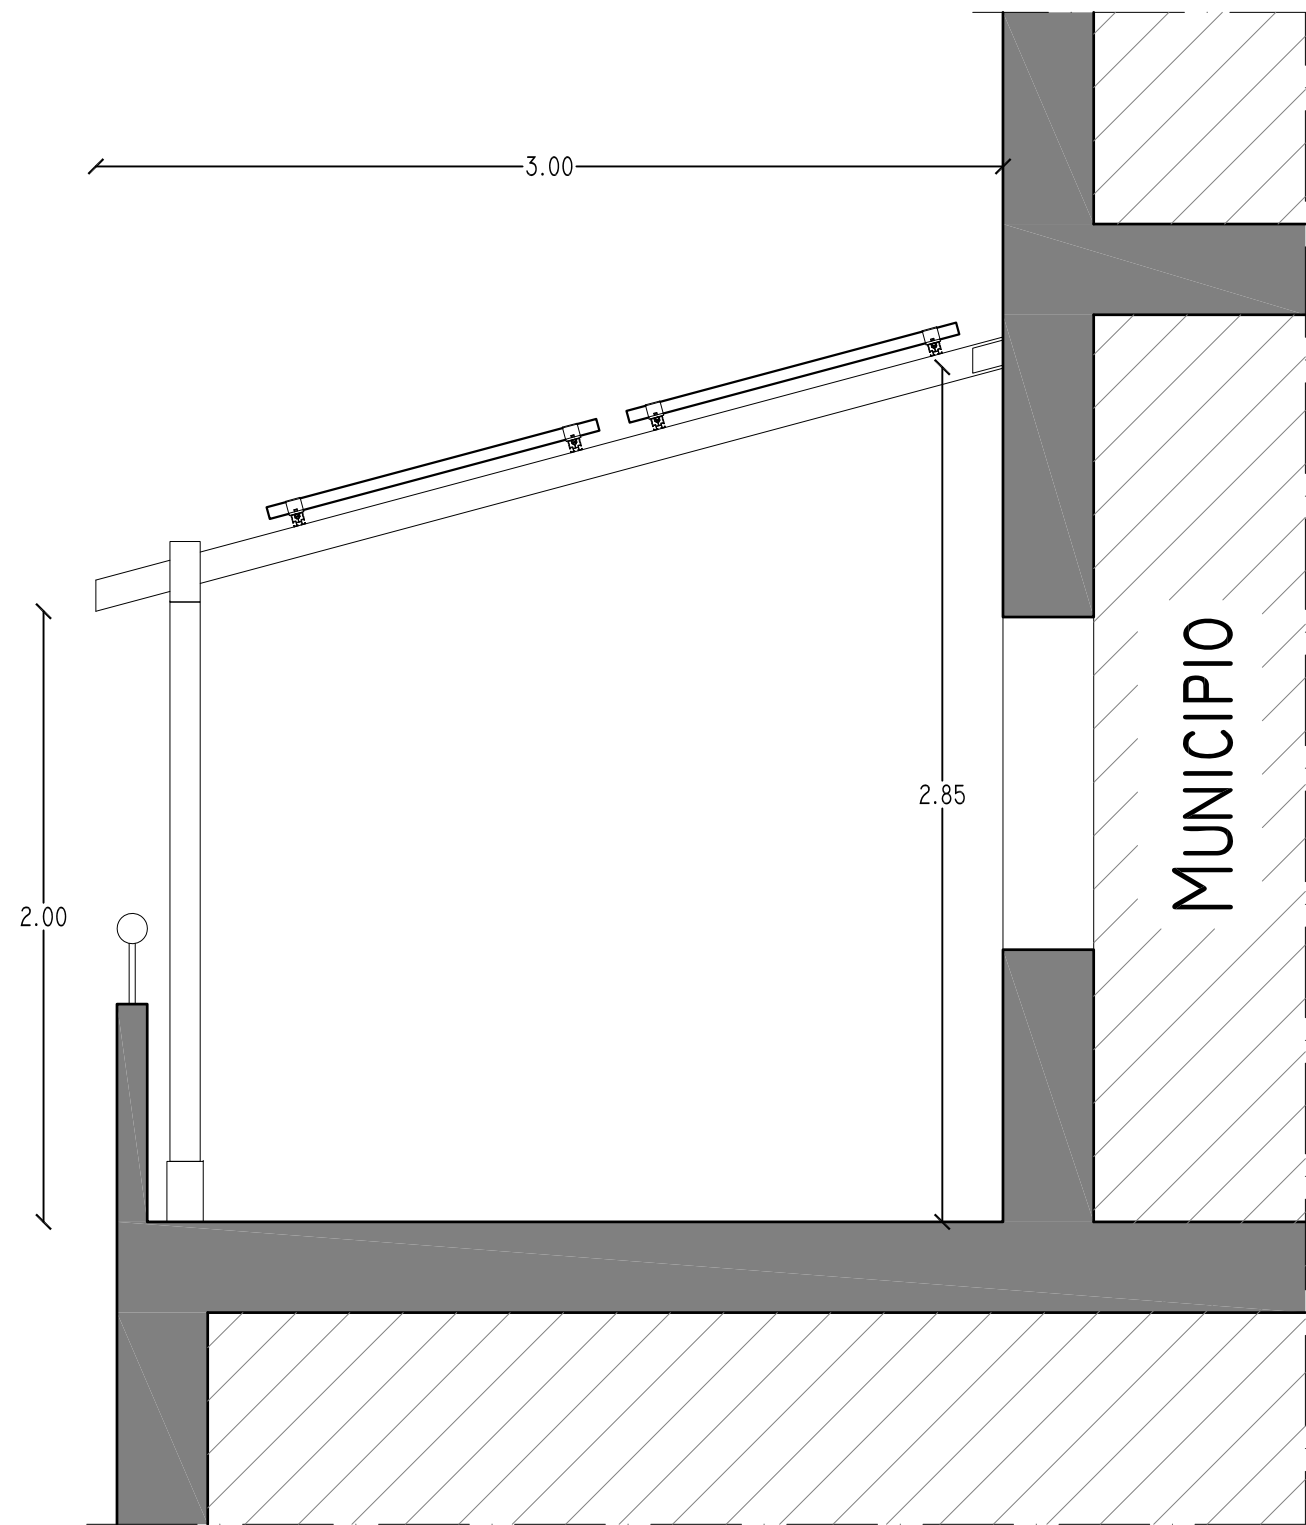

PARTICOLARI COSTRUTTIVI
SCALA 1:25


SEZIONE COPERTURA

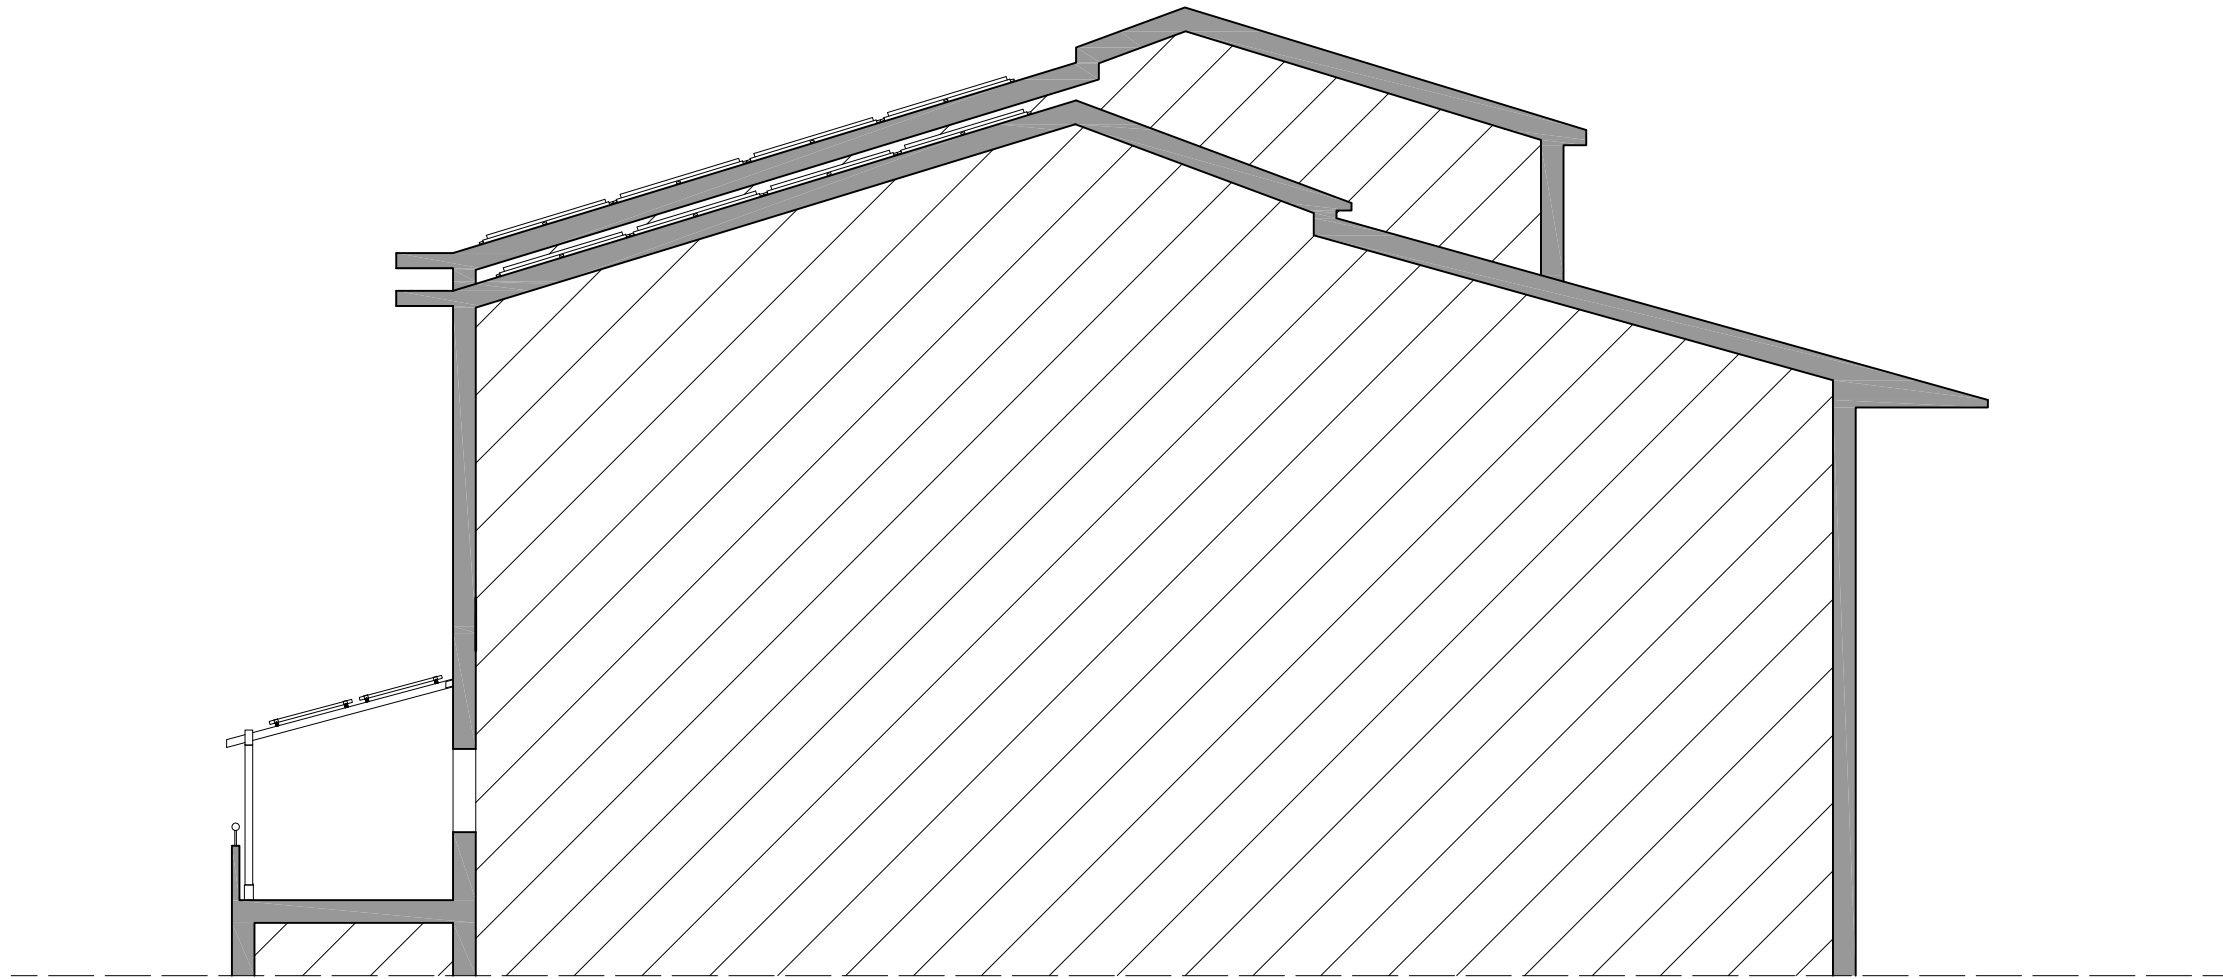

SCALA 1:100

IMPIANTO SU PENSILINA
MODULI CSUN240-60P
NUMERO DI MODULI = 16
POTENZA IMPIANTO = 3,84 KWP
AZIMUT (ANGOLO RISPETTO AL SUD) = -62°
TILT = 15°
TIPO IMPIANTO = INTEGRATO

LAY-OUT IMPIANTO

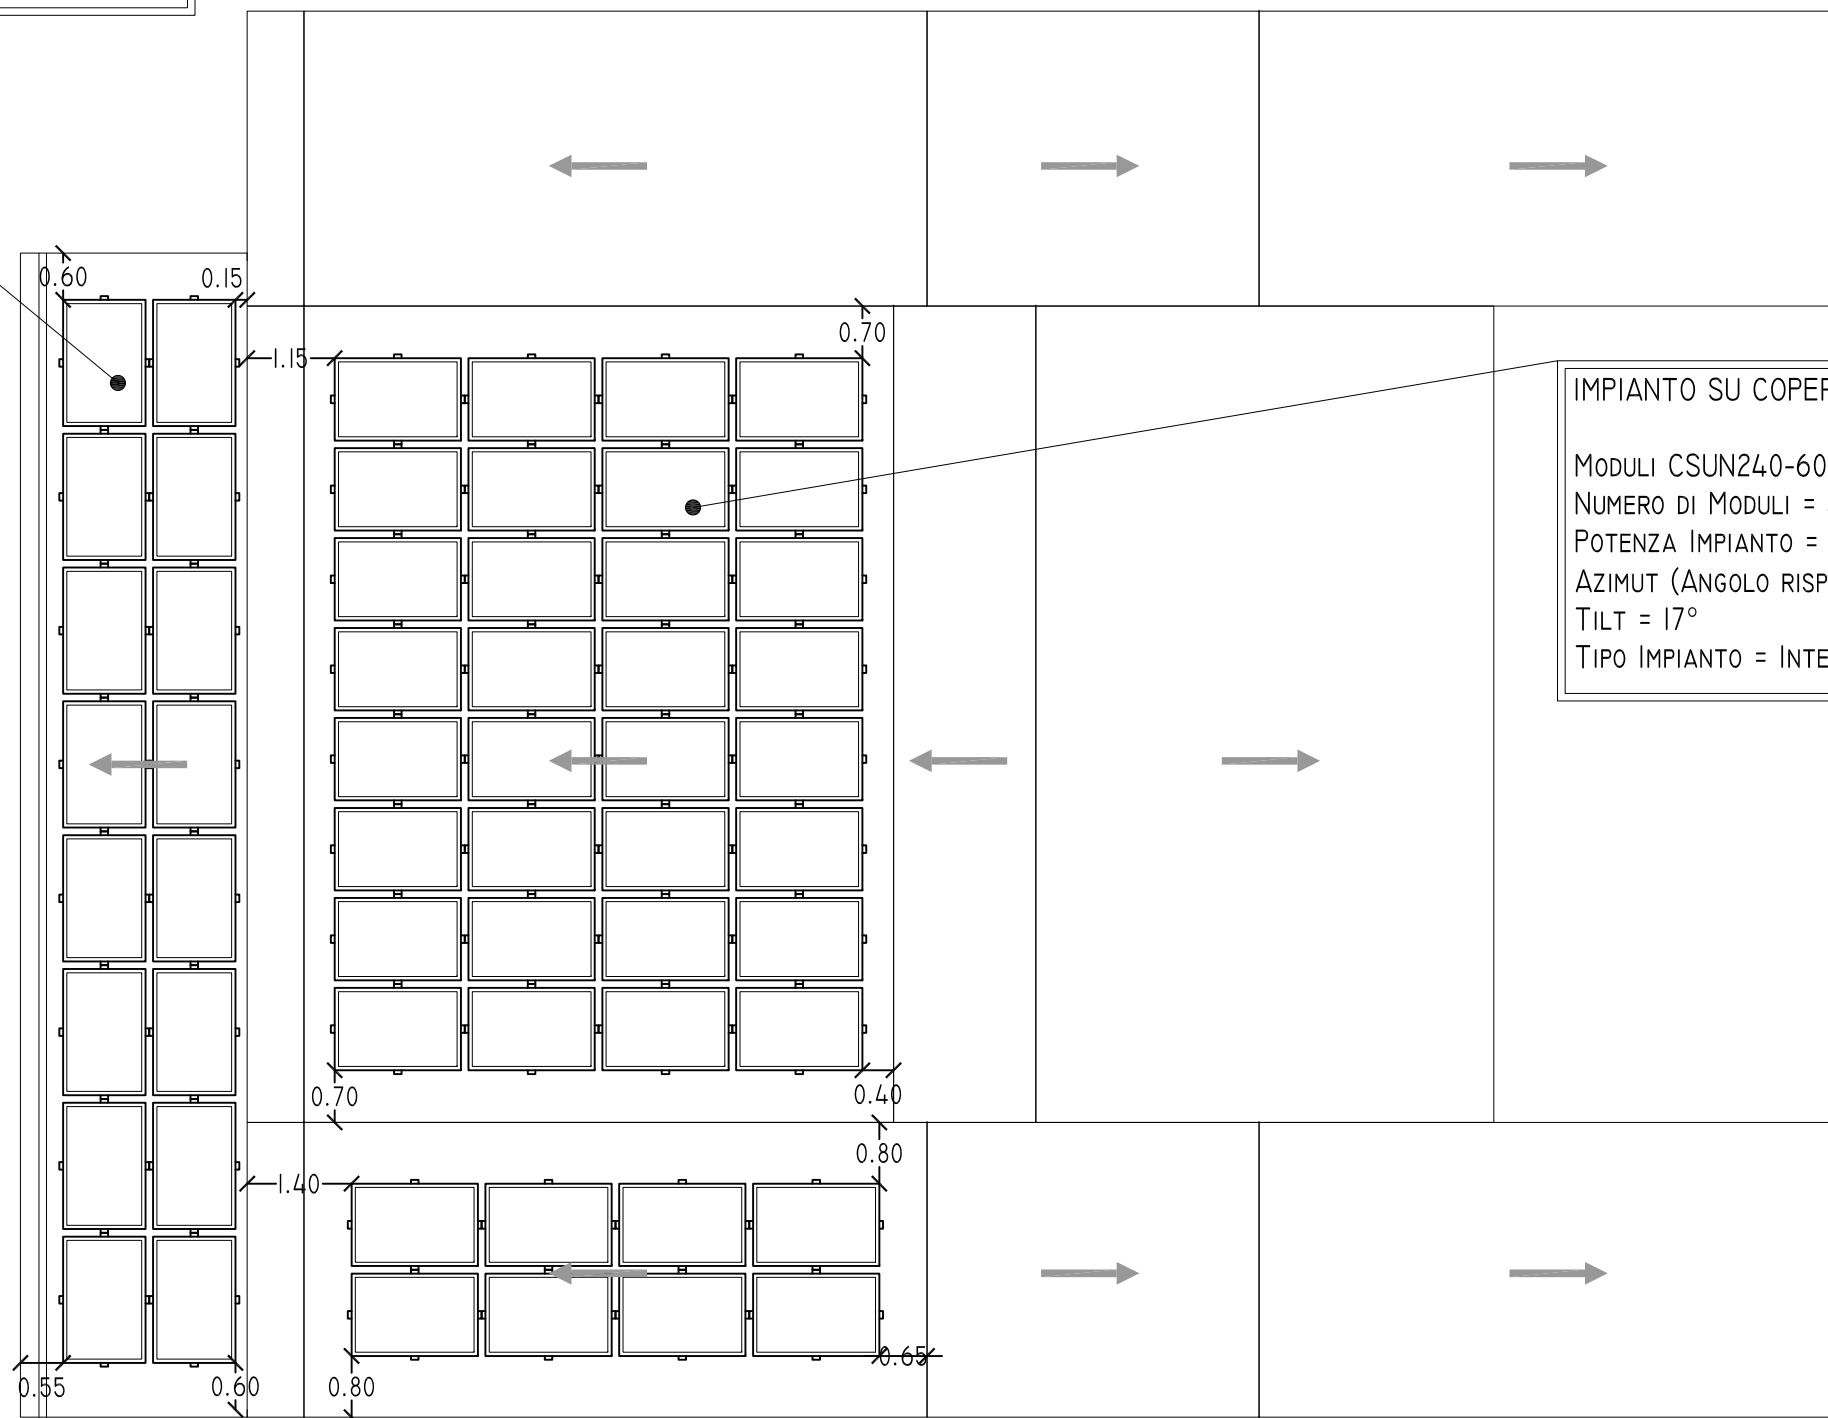

IMPIANTO SU COPERTURA
MODULI CSUN240-60P
NUMERO DI MODULI = 40
POTENZA IMPIANTO = 9,60 KWP
AZIMUT (ANGOLO RISPETTO AL SUD) = -62°
TILT = 17°
TIPO IMPIANTO = INTEGRATO

REGIONE ABRUZZO

REGIONE ABRUZZO

R.U.P.

Ditta esecutrice:

COMUNE DI CELENZA SUL TRIGNO
PROVINCIA DI CHIETI

LOCALIZZAZIONE DI UN IMPIANTO FOTOVOLTAICO SU TETTO (P=13,44 kWp)

Denominazione:	Elaborato:	☒ originale ☐ integrativo ☐ sostitutivo ☐ sostituito ☐ soppresso
IMP.1		
Data:	Scala/e:	Commissio:
Maggio-11	1:50 1:100	11c027

Progettata architettonico:

Ing. Gerardo Papa

Coordinatore della sicurezza in progettazione:

Ing. Claudio Cordisco

Direttore dei lavori:

R.U.P.

Ing. Antonietta Costantini

Sede legale e Operativa - Via I Maggio, 26 - 66131, Ancona
Sede Operativa per la Regione:
Zona Industriale G. G. P. - 66131, Ancona
Tel. 071/200204 - email: info@studioarea.biz
Codice Fiscale e Partita IVA: 0209464042
Riscatto sito CCIAA di Ancona (Isolato 27/04/2005) n. REA 17394

STUDIO AREA - Studio associato di ingegneria

Sede Legale: viale L. V. Beethoven 13 - (86170) Isernia
Sede operativa: via dell'Acquedotto romano 3 - (86170) Isernia
Tel. - Fax: (+39) 0865.413638
www.studioarea.biz - info@studioarea.biz